



1 PLANTA BAIXA  
ESCALA: 1/50

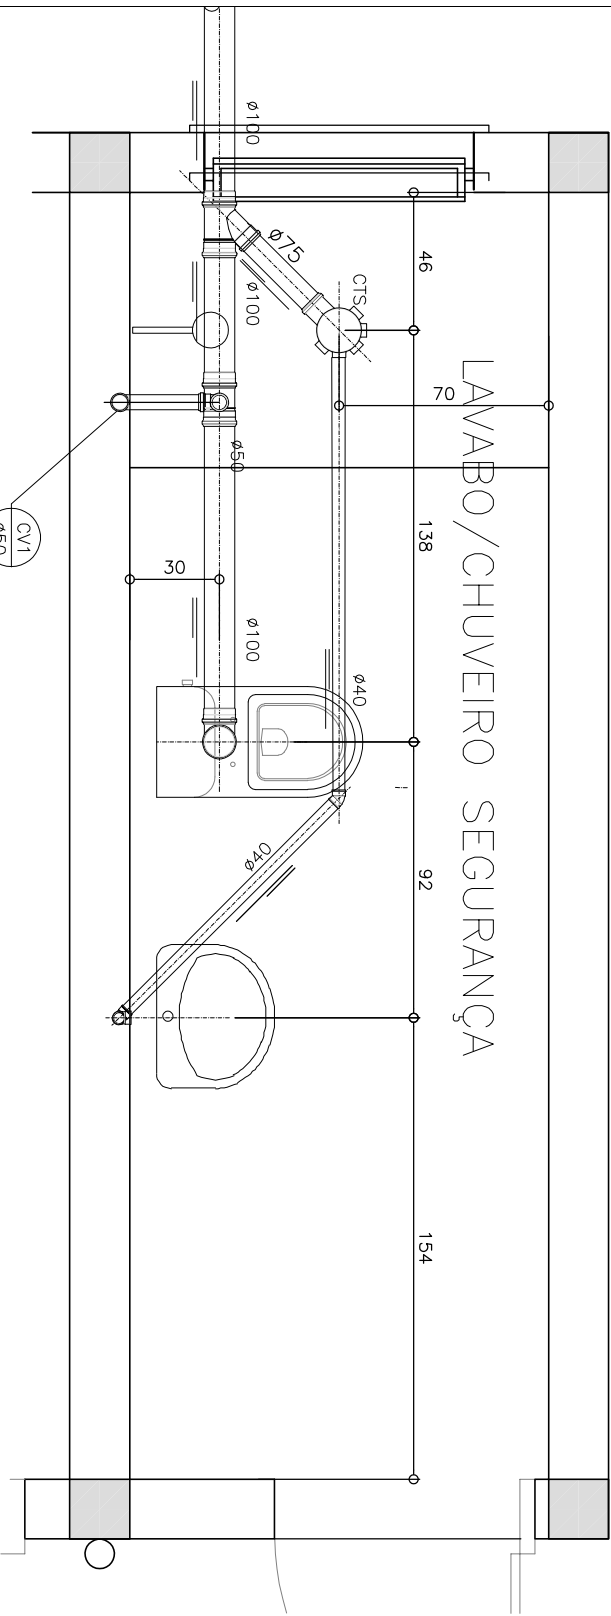

DETALHE 01  
ESCALA: 1/25

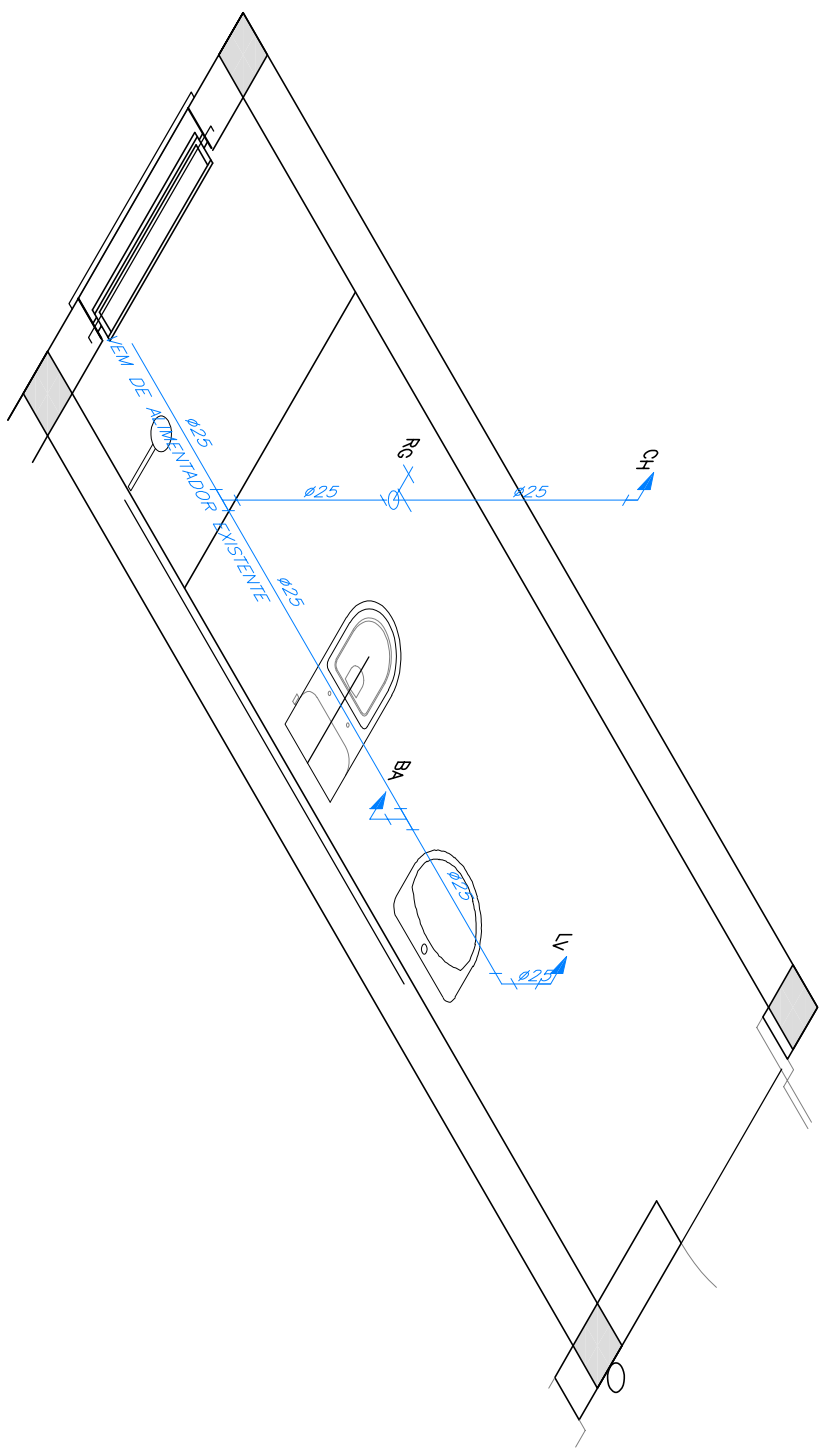

APARELHO

ALTURA DE INSTALAÇÃO (cm)

REGISTRO DE PRESSÃO	RP	120
CHUVEIRO	CH	210
BACIA COM CAIXA ACOPLADA	BA	15
LAVATÓRIO	LV	60
FRUMADA DE AGUA FRIA	AF	

INSTALAÇÃO DE ÁGUA

ITEM	DESCRIÇÃO	QUANT. UNID.
1	TUBO DE PVC - SÉRIE NORMAL - COMP. 6,00m - DN 40	1 un.
2	TUBO DE PVC - SÉRIE NORMAL - COMP. 6,00m - DN 50	1 un.
3	TUBO DE PVC - SÉRIE NORMAL - COMP. 6,00m - DN 75	1 un.
4	TUBO DE PVC - SÉRIE NORMAL - COMP. 6,00m - DN 100	3 un.
5	JOELHO 90º DE PVC - SÉRIE NORMAL - COMP. 6,00m - DN 100	2 un.
6	JOELHO 90º DE PVC - SÉRIE NORMAL - DN 50	2 un.
7	JOELHO 90º DE PVC - SÉRIE NORMAL - DN 100	3 un.
8	JOELHO 90º DE PVC - SÉRIE NORMAL - DN 40	1 un.
9	JOELHO 90º DE PVC - SÉRIE NORMAL - DN 100	1 un.
10	JOELHO 90º DE PVC - SÉRIE NORMAL - DN 100	1 un.
11	TE DE PVC - SÉRIE NORMAL - DN 100x75	1 un.
12	TE DE PVC - SÉRIE NORMAL - DN 100x40	1 un.
13	BUCHA DE REDUÇÃO LONGA DE PVC - SÉRIE NORMAL - DN 50x40	1 un.
14	ADAPTADOR PARA SAÍDA DE VASO SANITÁRIO DE PVC - SÉRIE NORMAL - DN 100	1 un.
15	CAIXA SIFONADA MONTADA C/ GRELHA DE PVC - DN 150x150x75	1 un.
ÁGUA FRIA		
ITEM	DESCRIÇÃO	QUANT. UNID.
1	TUBO DE PVC - SOLDÁVEL - COMP. 6,00m - ø 25	3 un.
2	JOELHO 90º DE PVC - SOLDÁVEL - ø 25	6 un.
3	JOELHO 90º DE PVC COM BUCHA DE LATÃO - SOLDÁVEL / ROCAVEL - ø 25 x 3/4"	3 un.
4	TE DE PVC - SOLDÁVEL - ø 25 - 90º	3 un.
5	TE DE PVC - SOLDÁVEL - ø 25 - 45º	1 un.
6	ADAPTADOR SOLDÁVEL QUARTO COM BOLA E ROSCA PARA REGISTRO - ø25 x 3/4"	1 un.
7	LUVA SOLDÁVEL COM ROSCA - ø 25 x 3/4"	1 un.

NOTAS:

- 1- DESENHO COPIADO EM GENÉRICO, DIÂMETROS EM MILÍMETROS.
- 2- USAR SIFONAGEM DE 150 CM PARA O TOILET.
- 3- USAR SIFONAGEM DE 150 CM PARA O TOILET.
- 4- DESENVOLVER MINIMA DE ASSESSAMENTO DOS TUBOS.
- 5- USAR TUBOS E CONEXÕES DE PVC RÍGIDO SOLDÁVEL PARA ÁGUA FRIA, NOS TERMINAIS, USAR CONEXÕES COM BUCHA DE LATÃO PARA RECEBIMENTO DOS METAS E PEÇAS DE UTILIZAÇÃO.

LEGENDA:

ÁGUA PLUVIAL	TUBO DE QUEDA - ÁGUAS PLUVIAIS
ESGOTO PRIMÁRIO	COLUNA DE VENTILAÇÃO
ESGOTO SECUNDÁRIO	PRUMADA DE ÁGUA FRIA
VENTILAÇÃO	CAIXA TERRESTRE SIFONADA
ÁGUA FRIA POTÁVEL	- TODA TUBULAÇÃO PARA ÁGUA FRIA E ESGOTO EM PVC
	- DESENVOLVER MINIMA DA TUBULAÇÃO 2%

Nº	REVISÃO	DATA	PLANTA CHAVE:
0	EMISSIONAL FINAL	03/2019	



**RESTELO**  
Soluções em Sanitário



**JACAREI**  
Serviço Autônomo de Água e Esgoto

**MUNICÍPIO DE JACAREI/SP**  
SAAE - Serviço Autônomo de Água e Esgoto

**PROJETO EXECUTIVO - ESTÂNCIA PORTO VELHO**  
CASA DO GERADOR - HIDROSSANITÁRIO  
PLANTA, ISOMÉTRICOS E DETALHES

Desenho: VMSL/Date: 03/2019  
Conferido: EMF/Date: 03/2019  
Aprovado: EMF/Date: 03/2019  
DES Nº: 01718-DE-EEH-S-001

Projeto: VMSL/EMF  
Escala: IND.  
Data: 07/03/2019  
Revisão: 0  
Folha Nº: 1/1